


Stromversorgung zum Betreiben
 der Wildwechsel-Warnanlage
 - Anschluss an das öffentl. Netz

Legende

	Wildschutzzäun
	Nr im Regelungsverzeichnis
	Bestehende Stromleitung
	Neu geplante Stromleitung

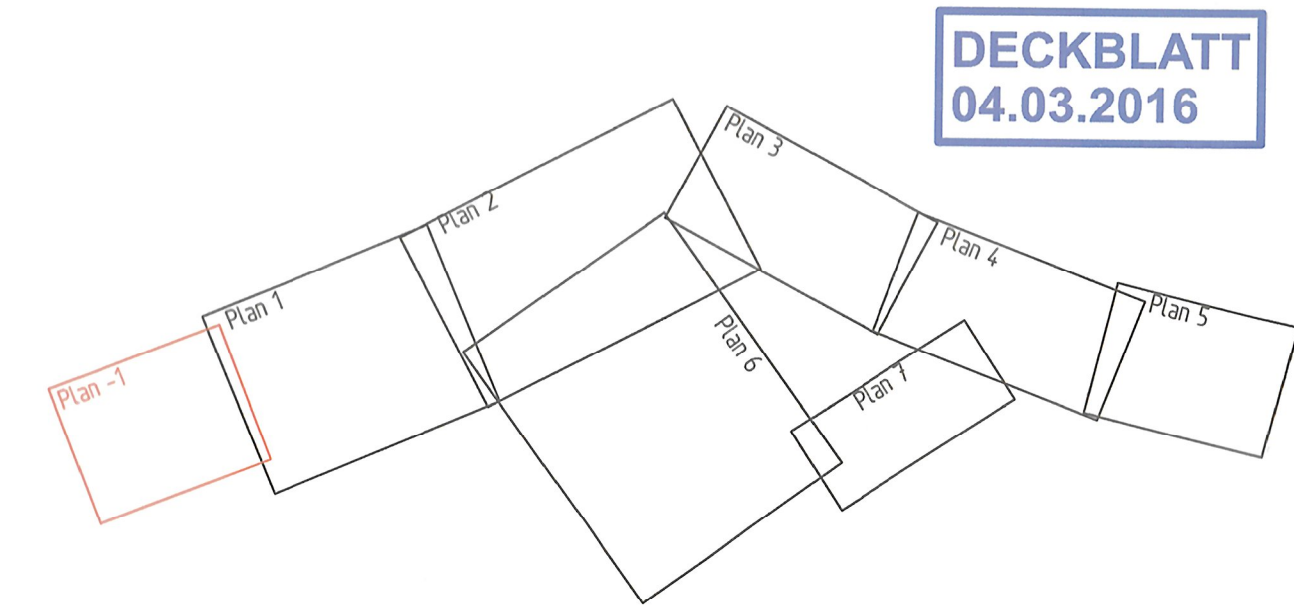

DECKBLATT
 04.03.2016

2	Eintragung Anpassung Zählersäule	Sept. 2015	PL 9.2 Go
1)	Eintragung ESWE Strom & geplante neue Stromtrasse für WWA	Juli 2015	PL 9.2 Go
Nr.:	Art der Änderung:	Datum:	Zeichen:

FESTSTELLUNGSENTWURF


	Unterlage Nr.:	5
	Blatt Nr.:	-1
Hessen Mobil Straßen- und Verkehrsmanagement Standort Wiesbaden		Hessen ID: 03488

B275 OU Idstein Eschenhahn Straße: B 275 Beginn: zw. NK 5815063 u. NK 5815043 km 0+630 Ende: zw. NK 5815035 u. NK 5715075 km 0+980	Datum:	Zeichen:	
	bearbeitet:	Aug. 2013	PL 9.2 Ke
	gezeichnet:	Aug. 2013	PL 9.2 Ke
	geprüft:	Aug. 2013	PL 9.2

Lageplan
 Wildwechsel-Warnanlage
 Maßstab: 1 : 1000

Aufgestellt: Wiesbaden, im August 2013 Hessen Mobil -Planung Rhein Main- <i>unverändert gültig</i> 03/2013 i.A. gez. Dr. Drews (Dezernentin)	Geprüft: Wiesbaden, im August 2013 Hessen Mobil -Zentrale- i.A. gez. Bastuck
---	--

Genehmigt: Wiesbaden, im Dezember 2013 Hessen Mobil -Zentrale- i.A. gez. Roßbach
--

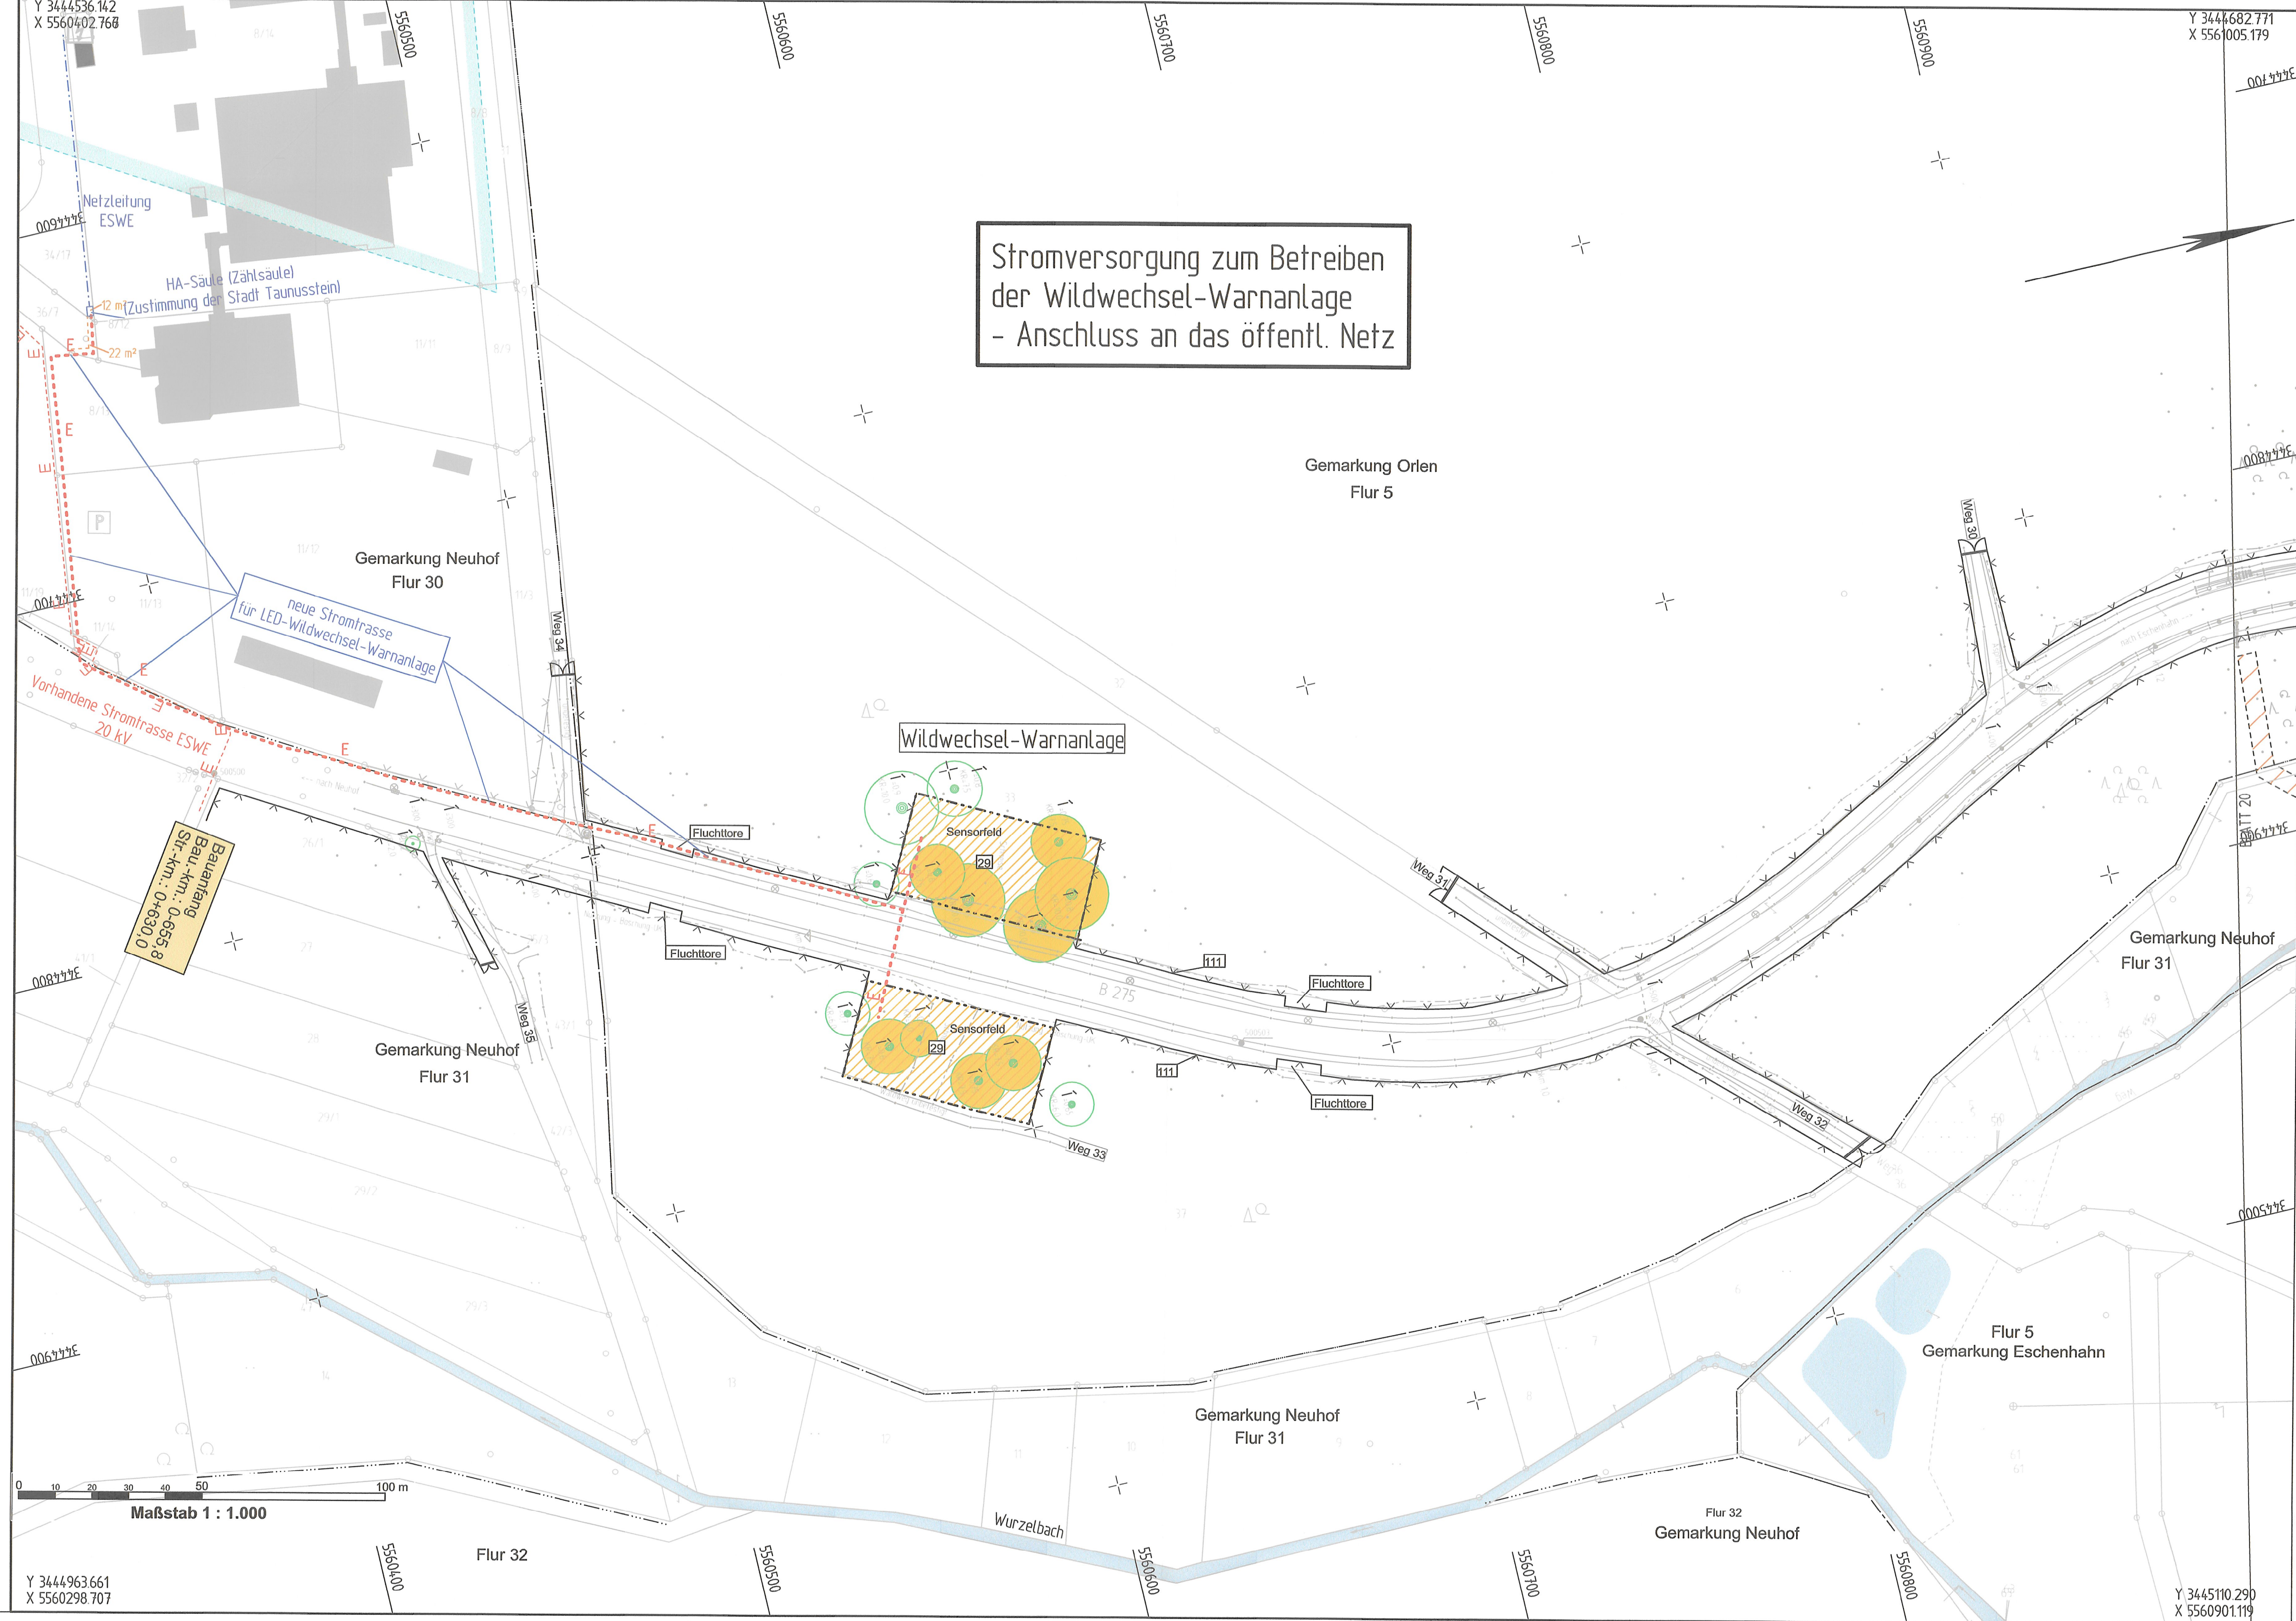

Y 3444963.661
 X 5560298.707

Y 3444682.771
 X 5561005.179